



ELEWACJA PÓŁNOCNA SKALA 1:50

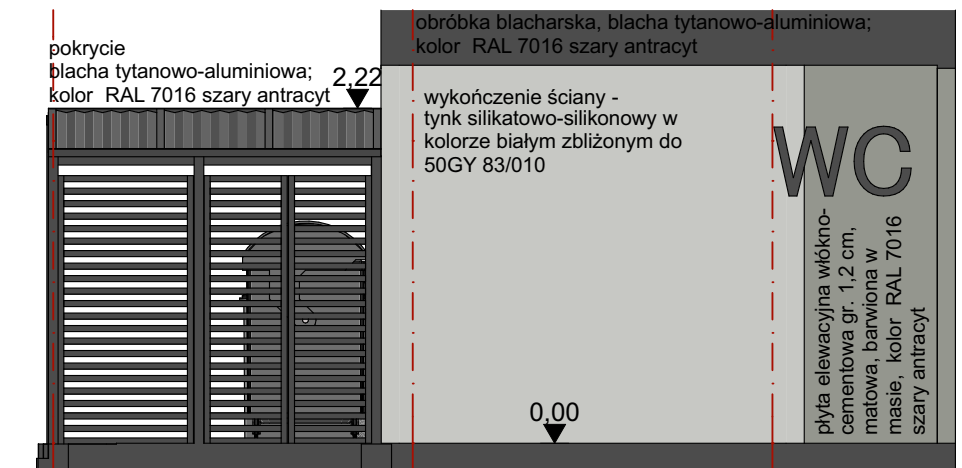


ELEWACJA WSCHODNIA SKALA 1:50

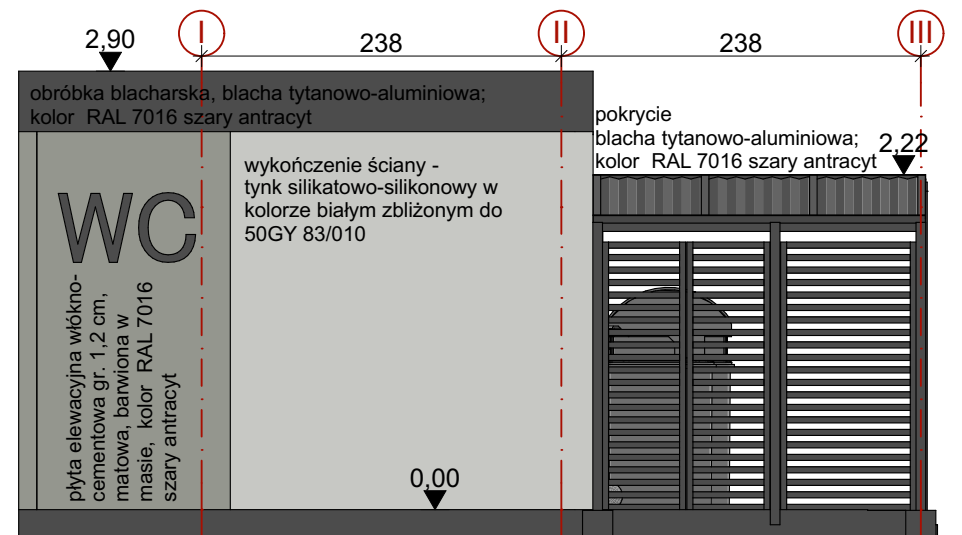


ELEWACJA ZACHODNIA SKALA 1:50



PRZEKRÓJ S2 SKALA 1:50

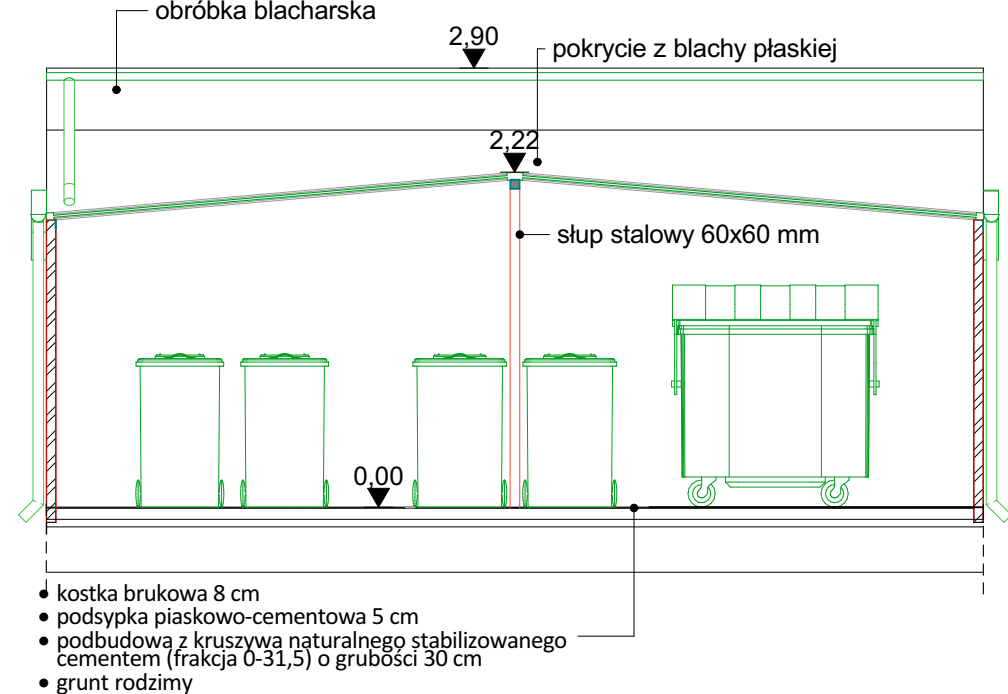

PRZEKRÓJ S1 SKALA 1:50

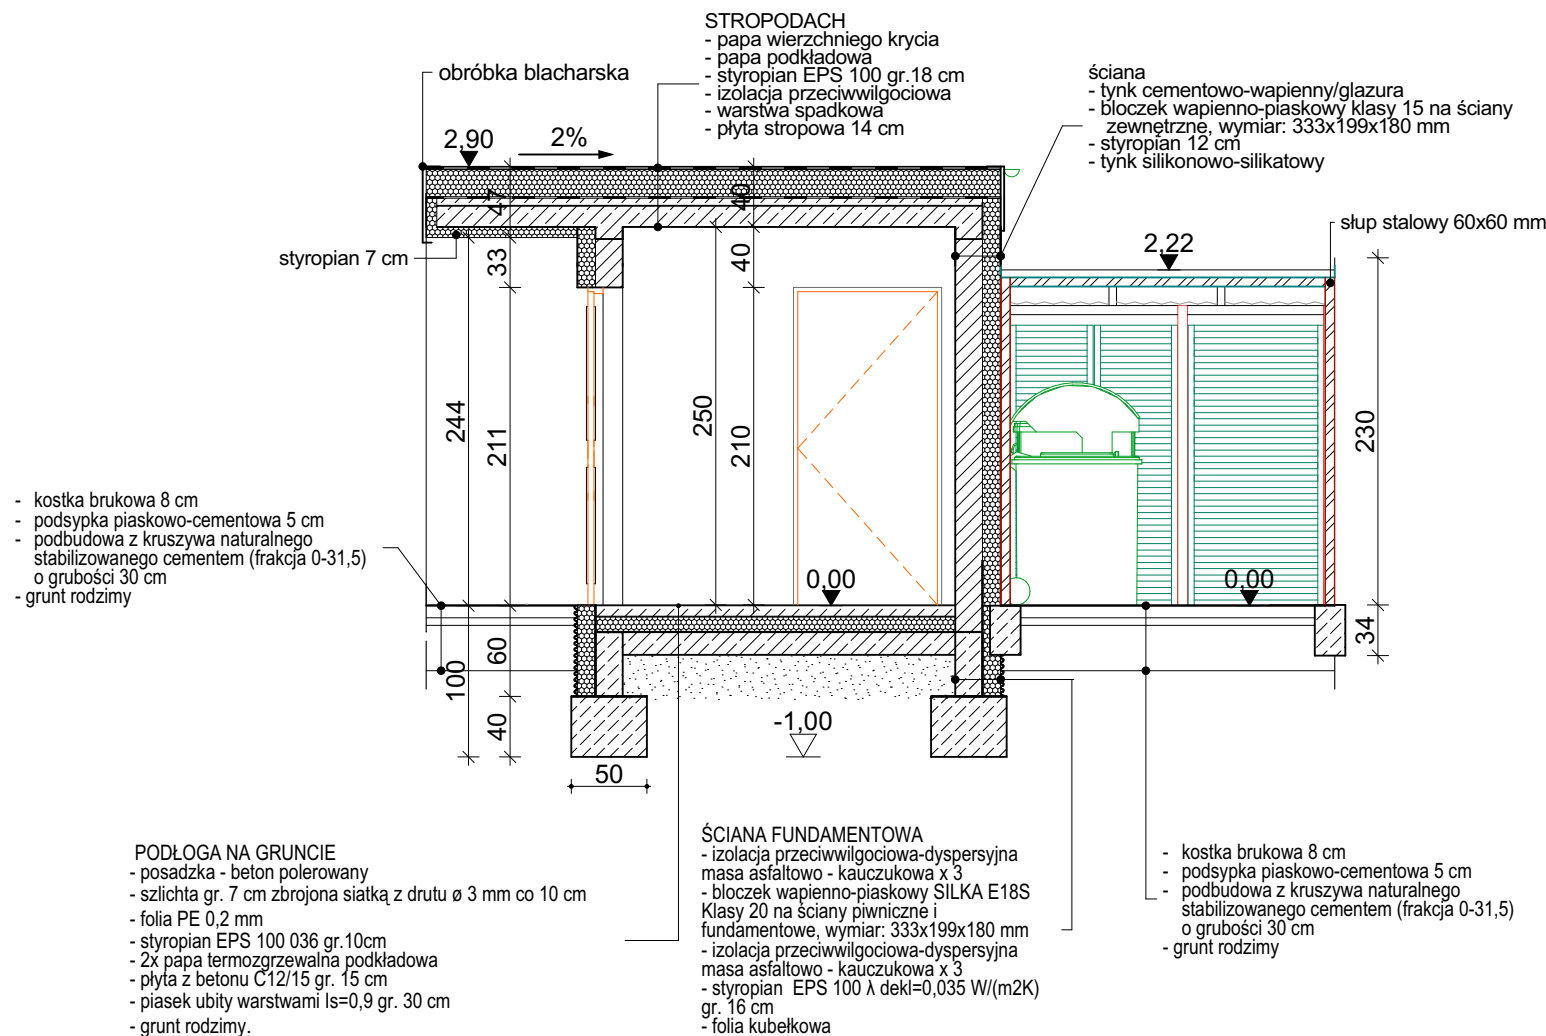

RZUT SKALA 1:50

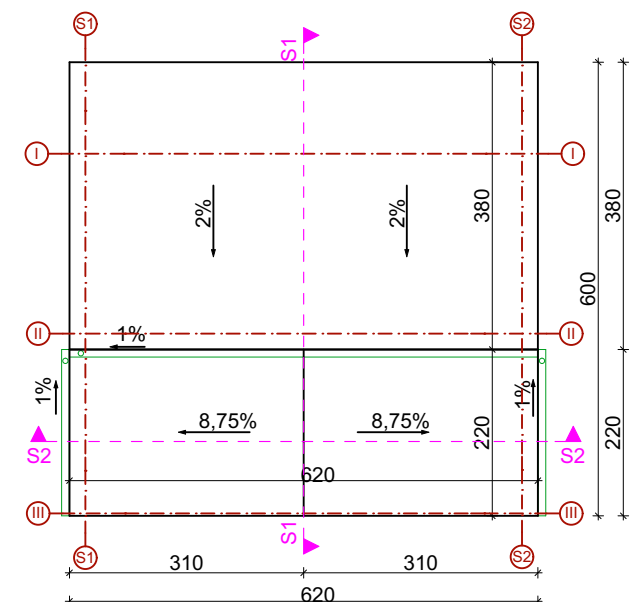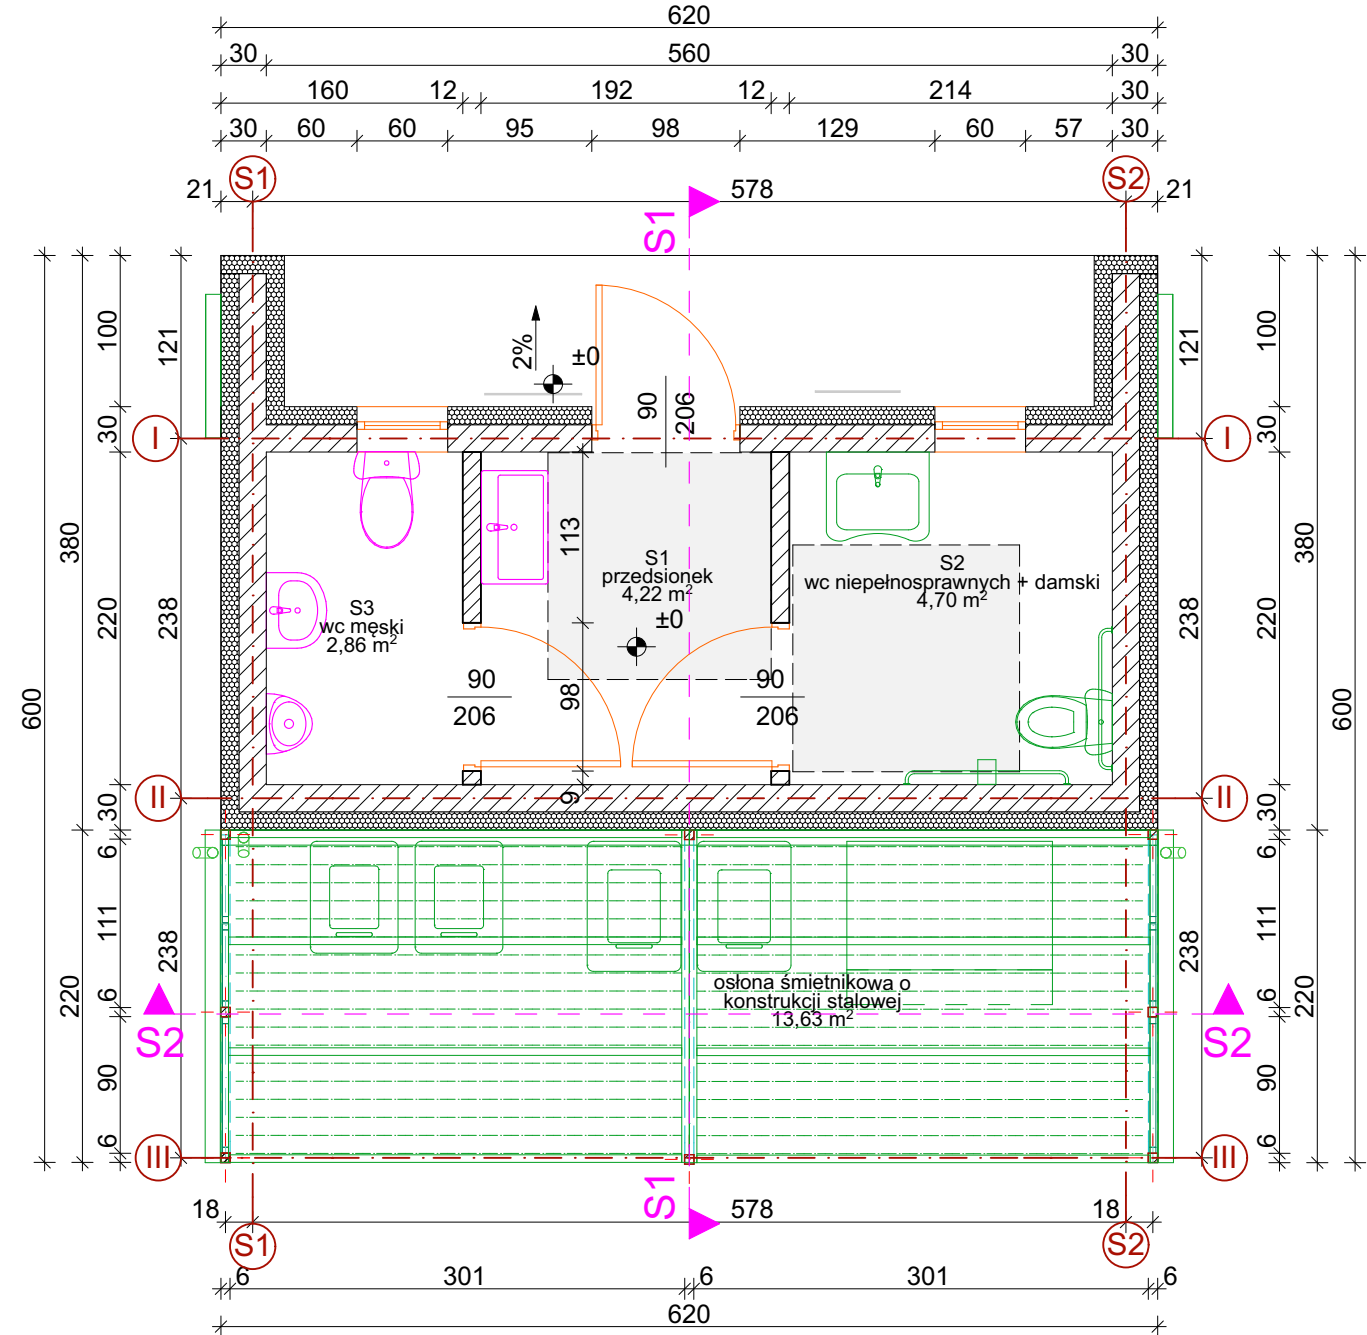

RZUT DACHU 1:100

Inwestor:	Miasto Ostrów Mazowiecka ul. 3 Maja 66 07-300 Ostrów Mazowiecka
Inwestycja:	1. ROZBUDOWA I PRZEBUDOWA BUDYNKU DAWNEJ ELEKTROWNI ZE ZMIANĄ SPOSOBU UŻYTKOWANIA OBIEKTU NA CELE KULTURALNE W RAMACH PROJEKTU "KULTURA POD NAPIĘCIEM" WRAZ Z INFRASTRUKTURĄ TECHNICZNĄ. 2. BUDOWA BUDYNKU SANITARNO-GOSPODARCZEGO.
Lokalizacja:	Ostrów Mazowiecka, ul. 11 Listopada działki nr ew. 1685/22, 1686/3, 1683, 5356/1.
Biuro Projektów:	Pracownia Autorska Architektury-Lucjan Chojnowski 07-409 Ostrołęka, ul. Skrzetuskiego 34, NIP 758-100-26-35 tel. (0-29) 64 24 001, kom. 603 050 597, e-mail: arch.lucjan.chojnowski@gmail.com
projektant:	mgr inż. arch. Lucjan Chojnowski Uprawnienia - 68/93/Os w specjalności architektonicznej; członek Mazowieckiej Okręgowej Izby Architektów MA-0136
sprawdzająca:	mgr inż. arch. Dorota Długolecka Uprawnienia - MA-005/15 w specjalności architektonicznej; członkini Mazowieckiej Okręgowej Izby Architektów MA-2726
współpraca:	mgr inż. arch. Monika Kamińska-Podeszwa.
Nazwa Rysunku:	BUDYNEK SANITARNO-GOSPODARCZY
Branża	Architektura
Data	Sierpień 2017
Skala	1:50, 1:100
Uwagi:	Niniejsza dokumentacja ani żadna jej część nie może być powielana ani rozpowszechniana za pomocą urządzeń elektronicznych, kopiujących, nagrywających i innych bez pisemnej zgody właściciela praw autorskich.