


WYKONAWCA DOKUMENTACJI

ASIS
ZKM-ASIS Sp. z o.o.

ZKM – ASIS Sp. z o.o.
ul. Żurawia 71, 15-540 Białystok, tel. +48 85 722 27 24, fax. +48 85 722 27 25,
biuro@zkm-asis.pl, www.zkm-asis.pl
Biuro Warszawa: D.M KLIF, ul. Okopowa 58/72,
01-042 Warszawa.
Mira Baczewska – Architekt tel.+48 536 000 312 |
mira.baczewska@zkm-asis.pl

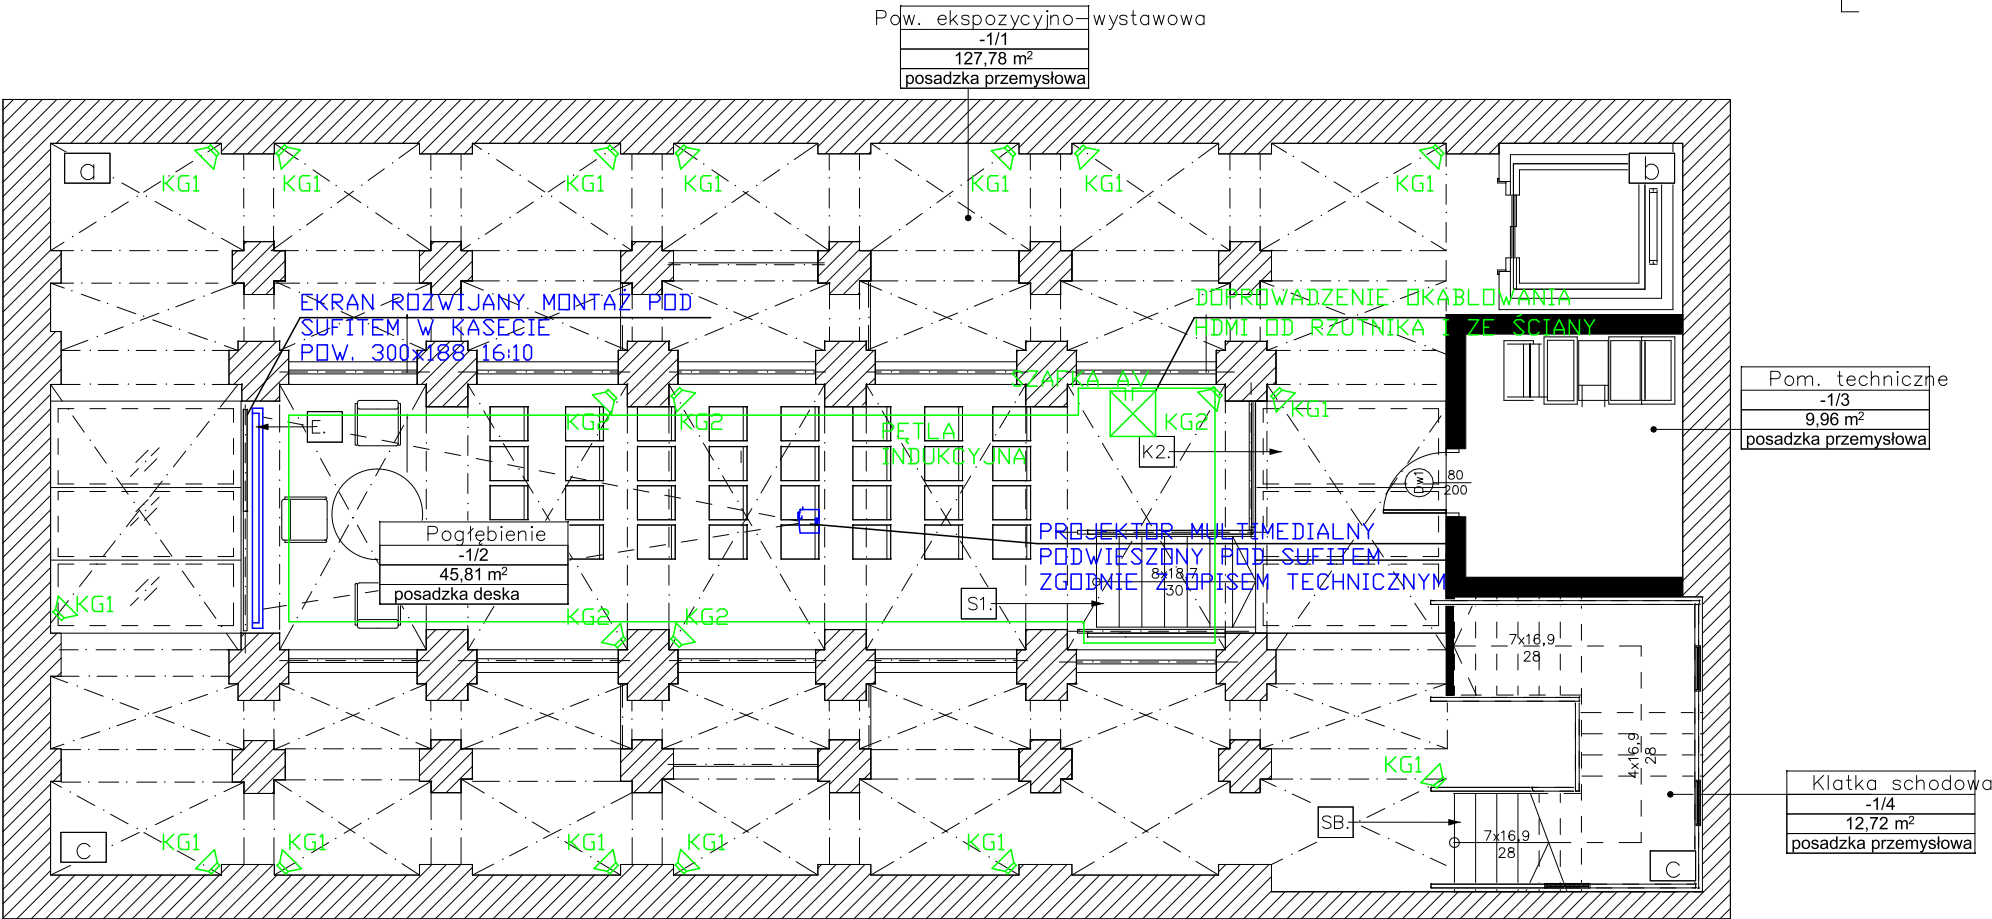

- KG1 kolumna głośnikowa 2-drożna 5W
- KG2 kolumna głośnikowa 2-drożna 20W

INWESTOR			
MIASTO OSTRÓW MAZOWIECKA			
07-300 OSTRÓW MAZOWIECKA UL. 3 MAJA 66			
NAZWA OBIEKTU	Projekt adaptacji wnętrz zabytkowego budynku Jatek w Ostrowi Mazowieckiej.		
ADRES OBIEKTU	07-300 Ostrow Mazowiecka, ul. Poczтова 12, działka nr ewid.1692: 1688/49; jednostka ewid. Ostrow Maz. (141601_1), obręb ewid. Ostrow Mazowiecka (0001) ,		
DATA: 2018-02-06	FAZA PROJEKTU: PROJEKT WYKONAWCZY	BRANŻA: ELEKTRYCZNA	SKALA: 1:100
PROJEKTANT: mgr inż. EMIL BURSIEWICZ upr. nr PDL/0159/PWBE/16	PODPIS:	WSPÓŁPRACA: mgr inż. ŁUKASZ JABŁOŃSKI	PODPIS:
TYTUŁ RYSUNKU RZUT PIWNICY INSTALACJA NISKOPRĄDOWA			NR RYS. E08