



## ELEWACJA PÓŁNOCNA SKALA 1:50

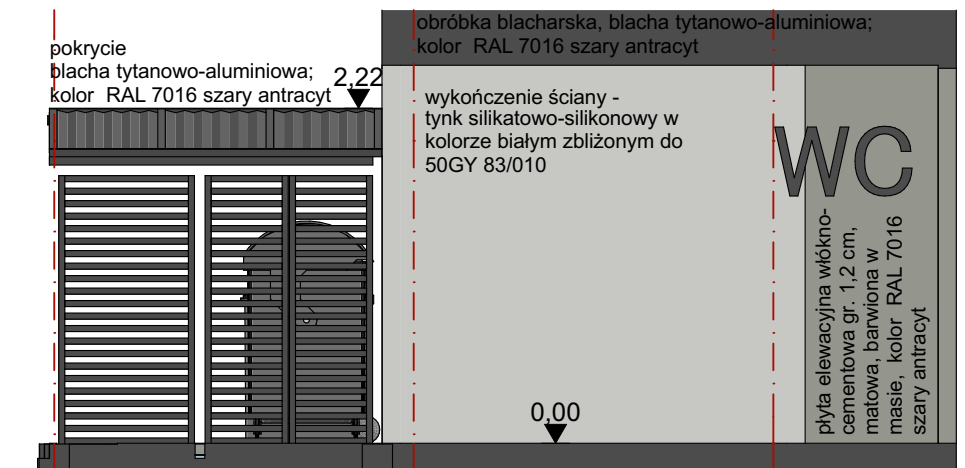


## ELEWACJA WSCHODNIA SKALA 1:50

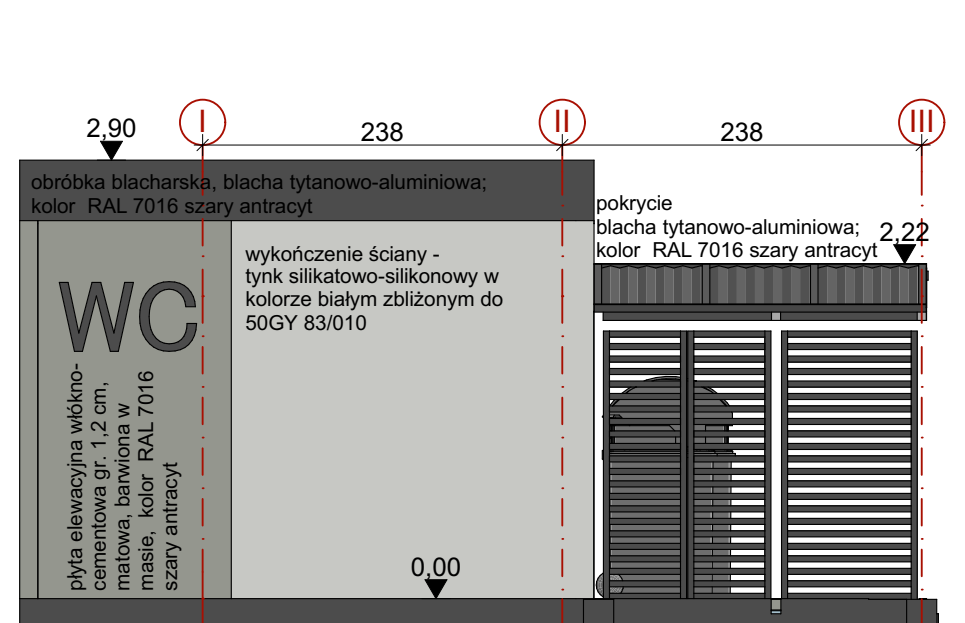


## ELEWACJA ZACHODNIA SKALA 1:50



## PRZEKRÓJ S2 SKALA 1:50

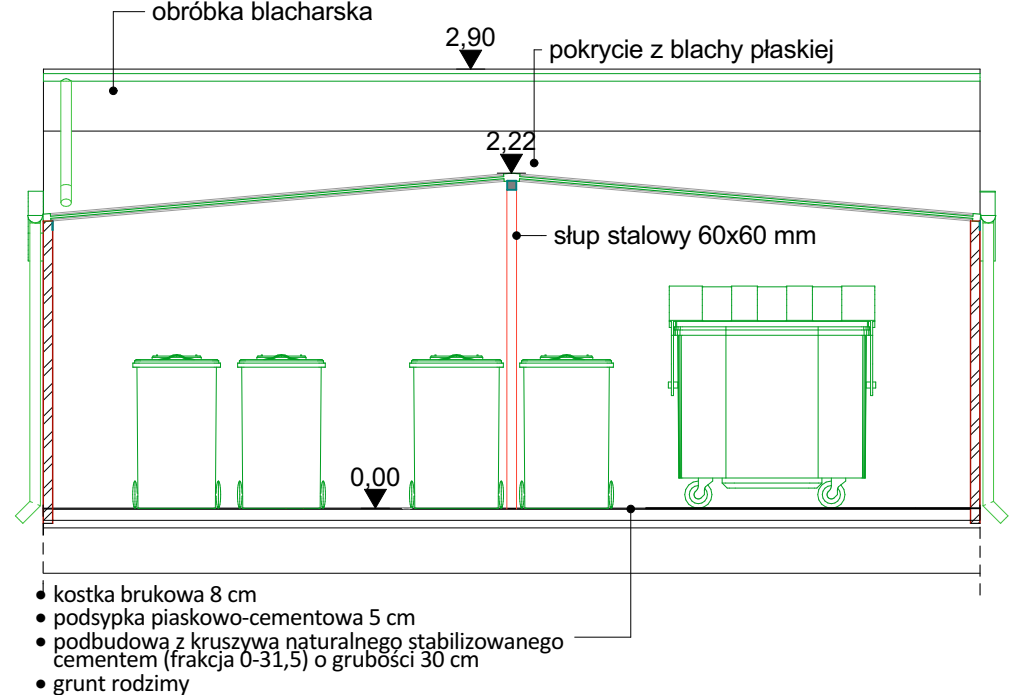

## PRZEKRÓJ S1 SKALA 1:50

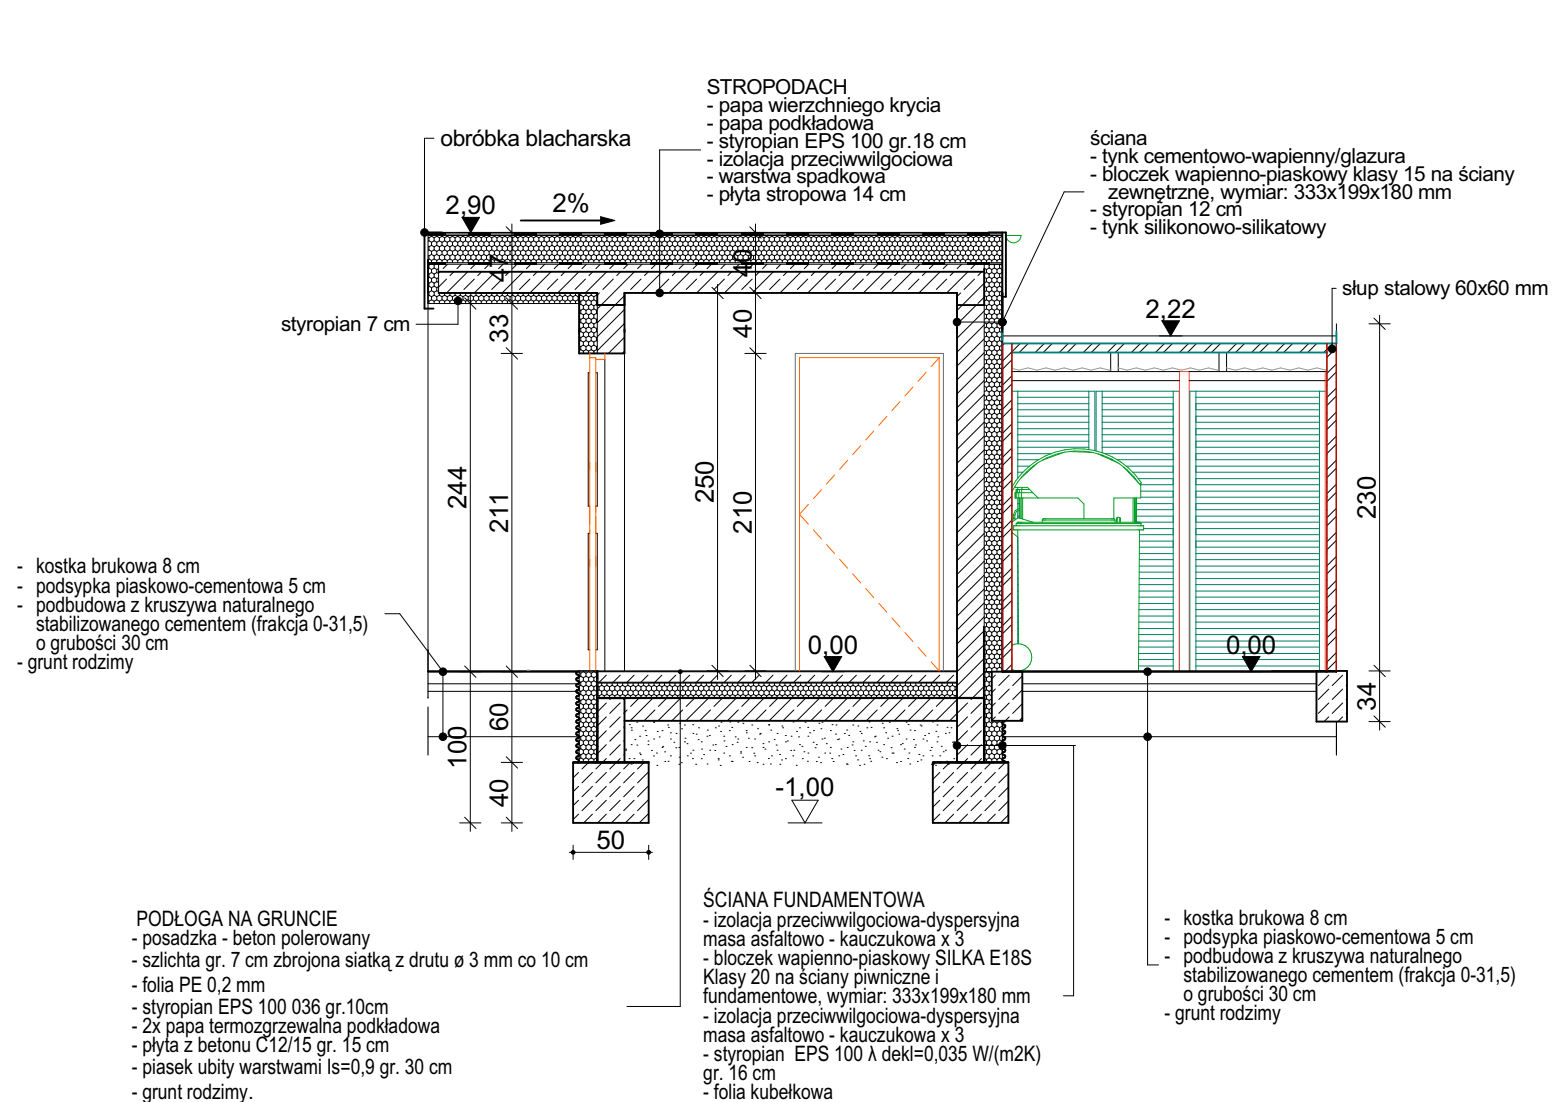

## RZUT SKALA 1:50

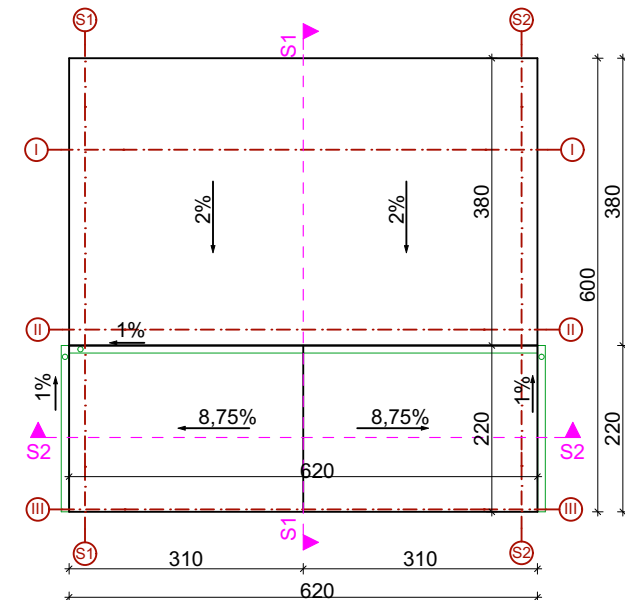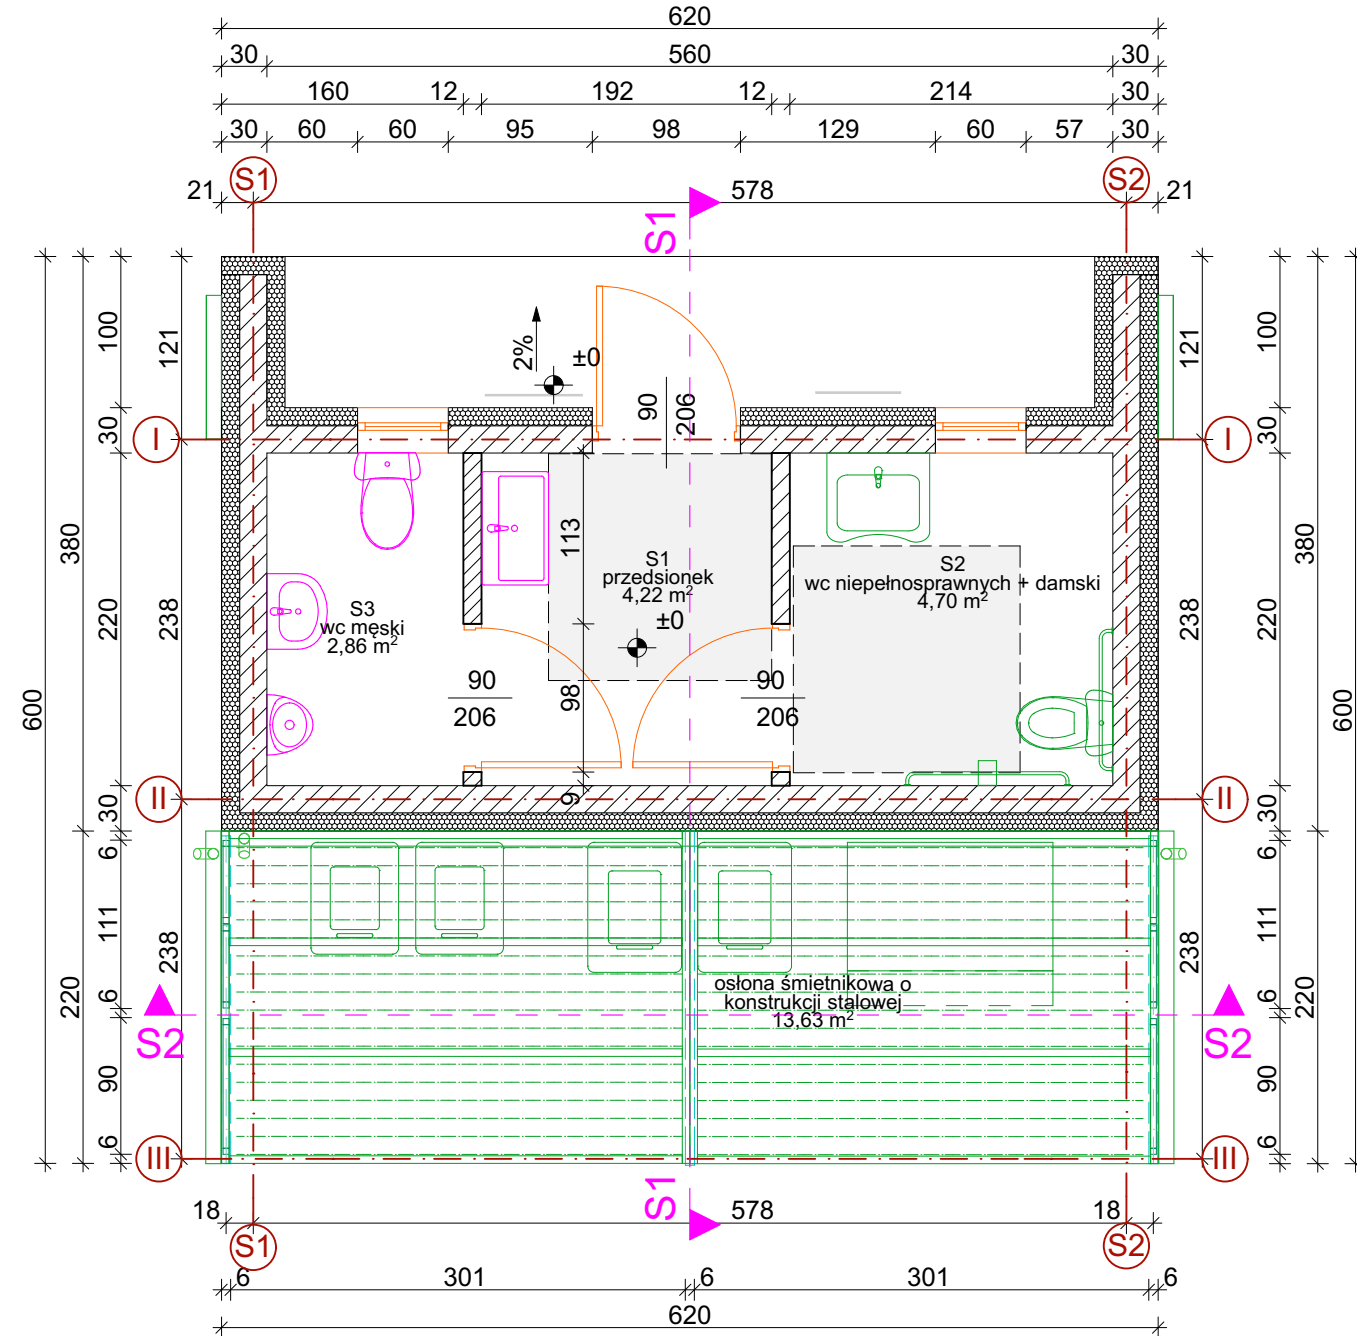

## RZUT DACHU 1:100

Inwestor: Miasto Ostrow Mazowiecka ul. 3 Maja 66 07-300 Ostrow Mazowiecka		
Inwestycja: 1.ROZBUDOWA I PRZEBUDOWA BUDYNKU DAWNEJ ELEKTROWNI ZE ZMIANA SPOSOBU UZYTEKOWANIA OBIEKTU NA CELE KULTURALNE W RAMACH PROJEKTU "KULTURA POD NAPIECIEM" WRAZ Z INFRASTRUKTURA TECHNICZNA. 2. BUDOWA BUDYNKU SANITARNO-GOSPODARCZEGO.		
Lokalizacja: Ostrow Mazowiecka, ul. 11 Listopada dzialki nr ew. 1685/22, 1686/3, 1683, 5356/1.		
Biuro Projektow: Pracownia Autorska Architektury Lucjan Chojnowski 07-409 Ostroleka, ul. Skrzetuskiego 34, NIP 758-100-26-35 tel. (0-29) 64 24 001, kom. 603 050 597, e-mail: arch.lucjan.chojnowski@gmail.com		
projektant: mgr inż. arch. Lucjan Chojnowski Uprawnienia - 68/93/Os w specjalnosci architektonicznej; czlonkiem Mazowieckiej Okregowej Izby Architektow MA-0136	sprawdzajaca: mgr inż. arch. Dorota Dlugolecka Uprawnienia - MA-005/15 w specjalnosci architektonicznej; czlonkini Mazowieckiej Okregowej Izby Architektow MA-2726	wspolpraca: mgr inż. arch. Monika Kamińska-Podeszwa.
Nazwa Rysunku: BUDYNEK SANITARNO-GOSPODARCZY		Rysunek nr: A-22
Branża: Architektura	Faza projektu: Projekt budowlany zamienny	Data: Luty 2018
Skala: 1:50, 1:100		
Uwagi: Niniejsza dokumentacja ani żadna jej część nie może być powielana ani rozpowszechniana za pomocą urządzeń elektronicznych, kopiujących, nagrywających i innych bez pisemnej zgody właściciela praw autorskich.		