


# PROFIL PRZYŁĄCZA KANALIZACJI DESZCZOWEJ

docieplić keramzytem  
warstwą grub. 30 cm

## SKALA 1:100/500

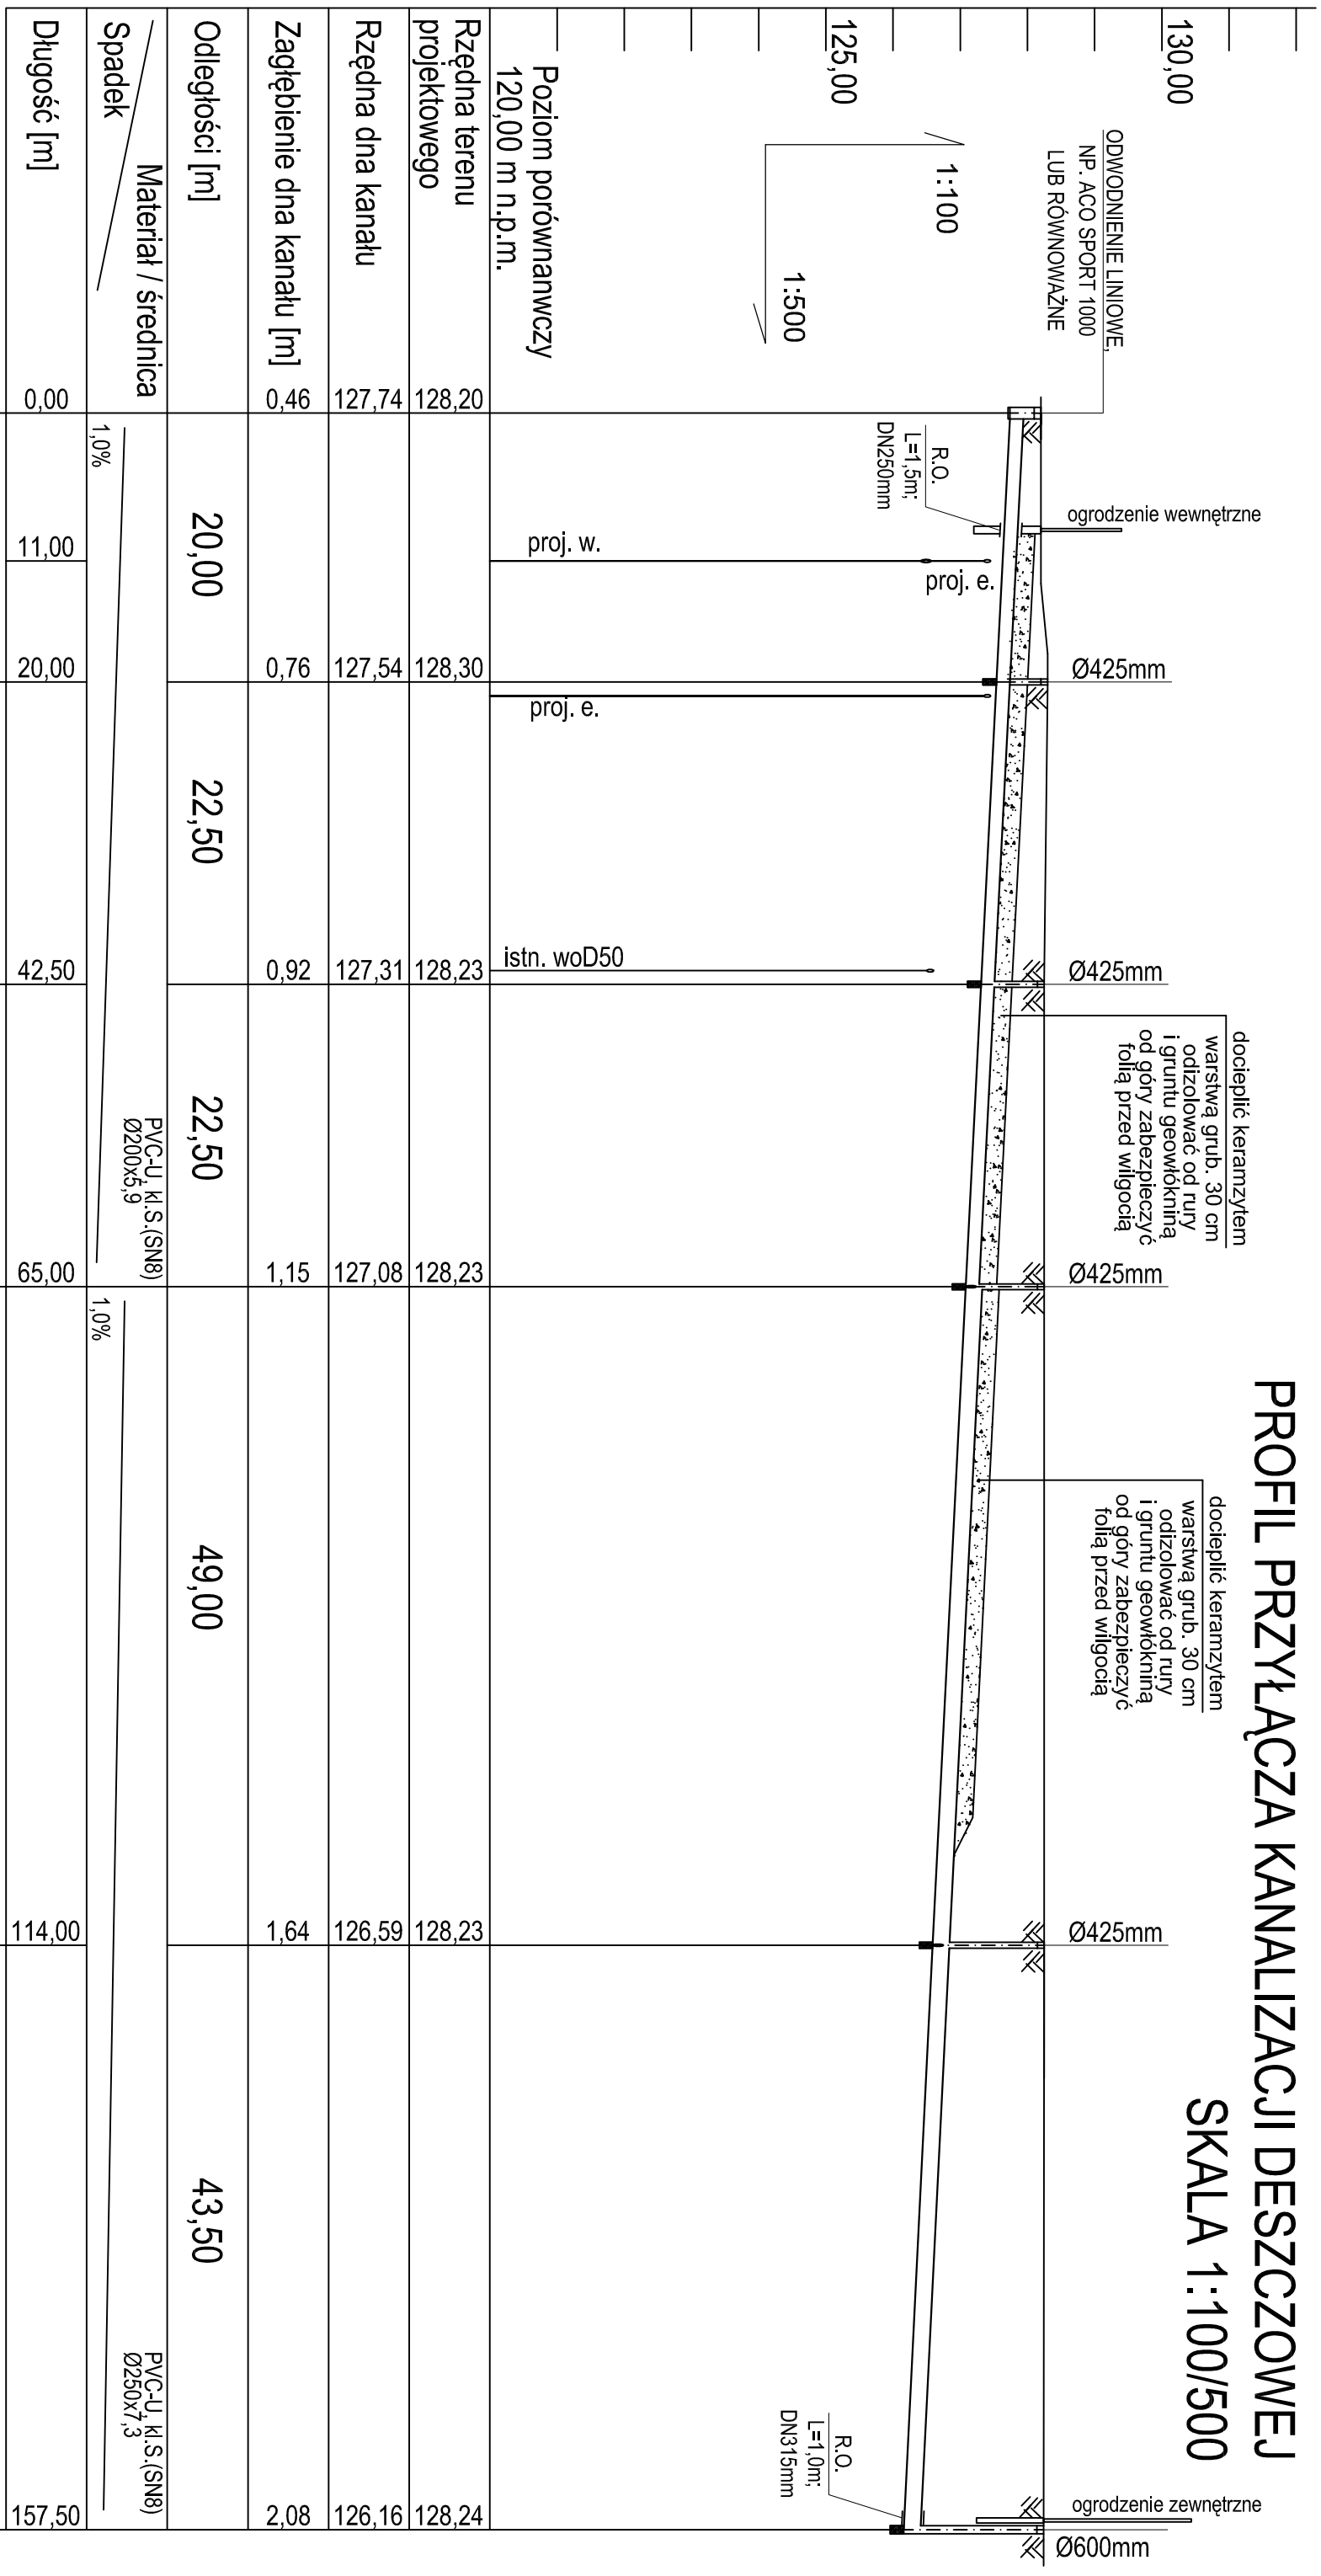

UWAGA:

Rzeczne lub głębokości istniejącej infrastruktury podziemnej podano w przybliżeniu, na podstawie mapy do celów projektowych. Aby ustalić rzeczywiste rzędne istniejącego uzbrojenia terenu, należy wykonać przekopy kontrolne.

Zastrzega się możliwość kolizji z uzbrojeniem, które nie jest naniesione na mapie.

Nazwa rys.		PROFIL PRZYŁĄCZA KANALIZACJI DESZCZOWEJ	Nr rys.
Nazwa inwestycji:		REMONT STADIONU MIEJSKIEGO W OSTROWI MAZOWIECKIEJ	SZ-7
Adres inwestycji:		działki nr 41110/2 ul. Warchałskiego, Ostrow Mazowiecka	Skala:  1 : 100/ 500
Inwestor:		MIASTO OSTROW MAZOWIECKA ul. 3 Maja 66; 07-300 Ostrow Mazowiecka	
Specjalność		Upr.	Podpis
Projektant: mgr inż. Krzysztof Nosek		sanit.	234/92/OL
sprawdzający: mgr inż. Andrzej Banach		sanit.	WAM/0117/POOS/08
Zespół projektowy:			Data: 02. 2016r.